


インフラ台帳図

(ライトアップ計画) S=1/1000

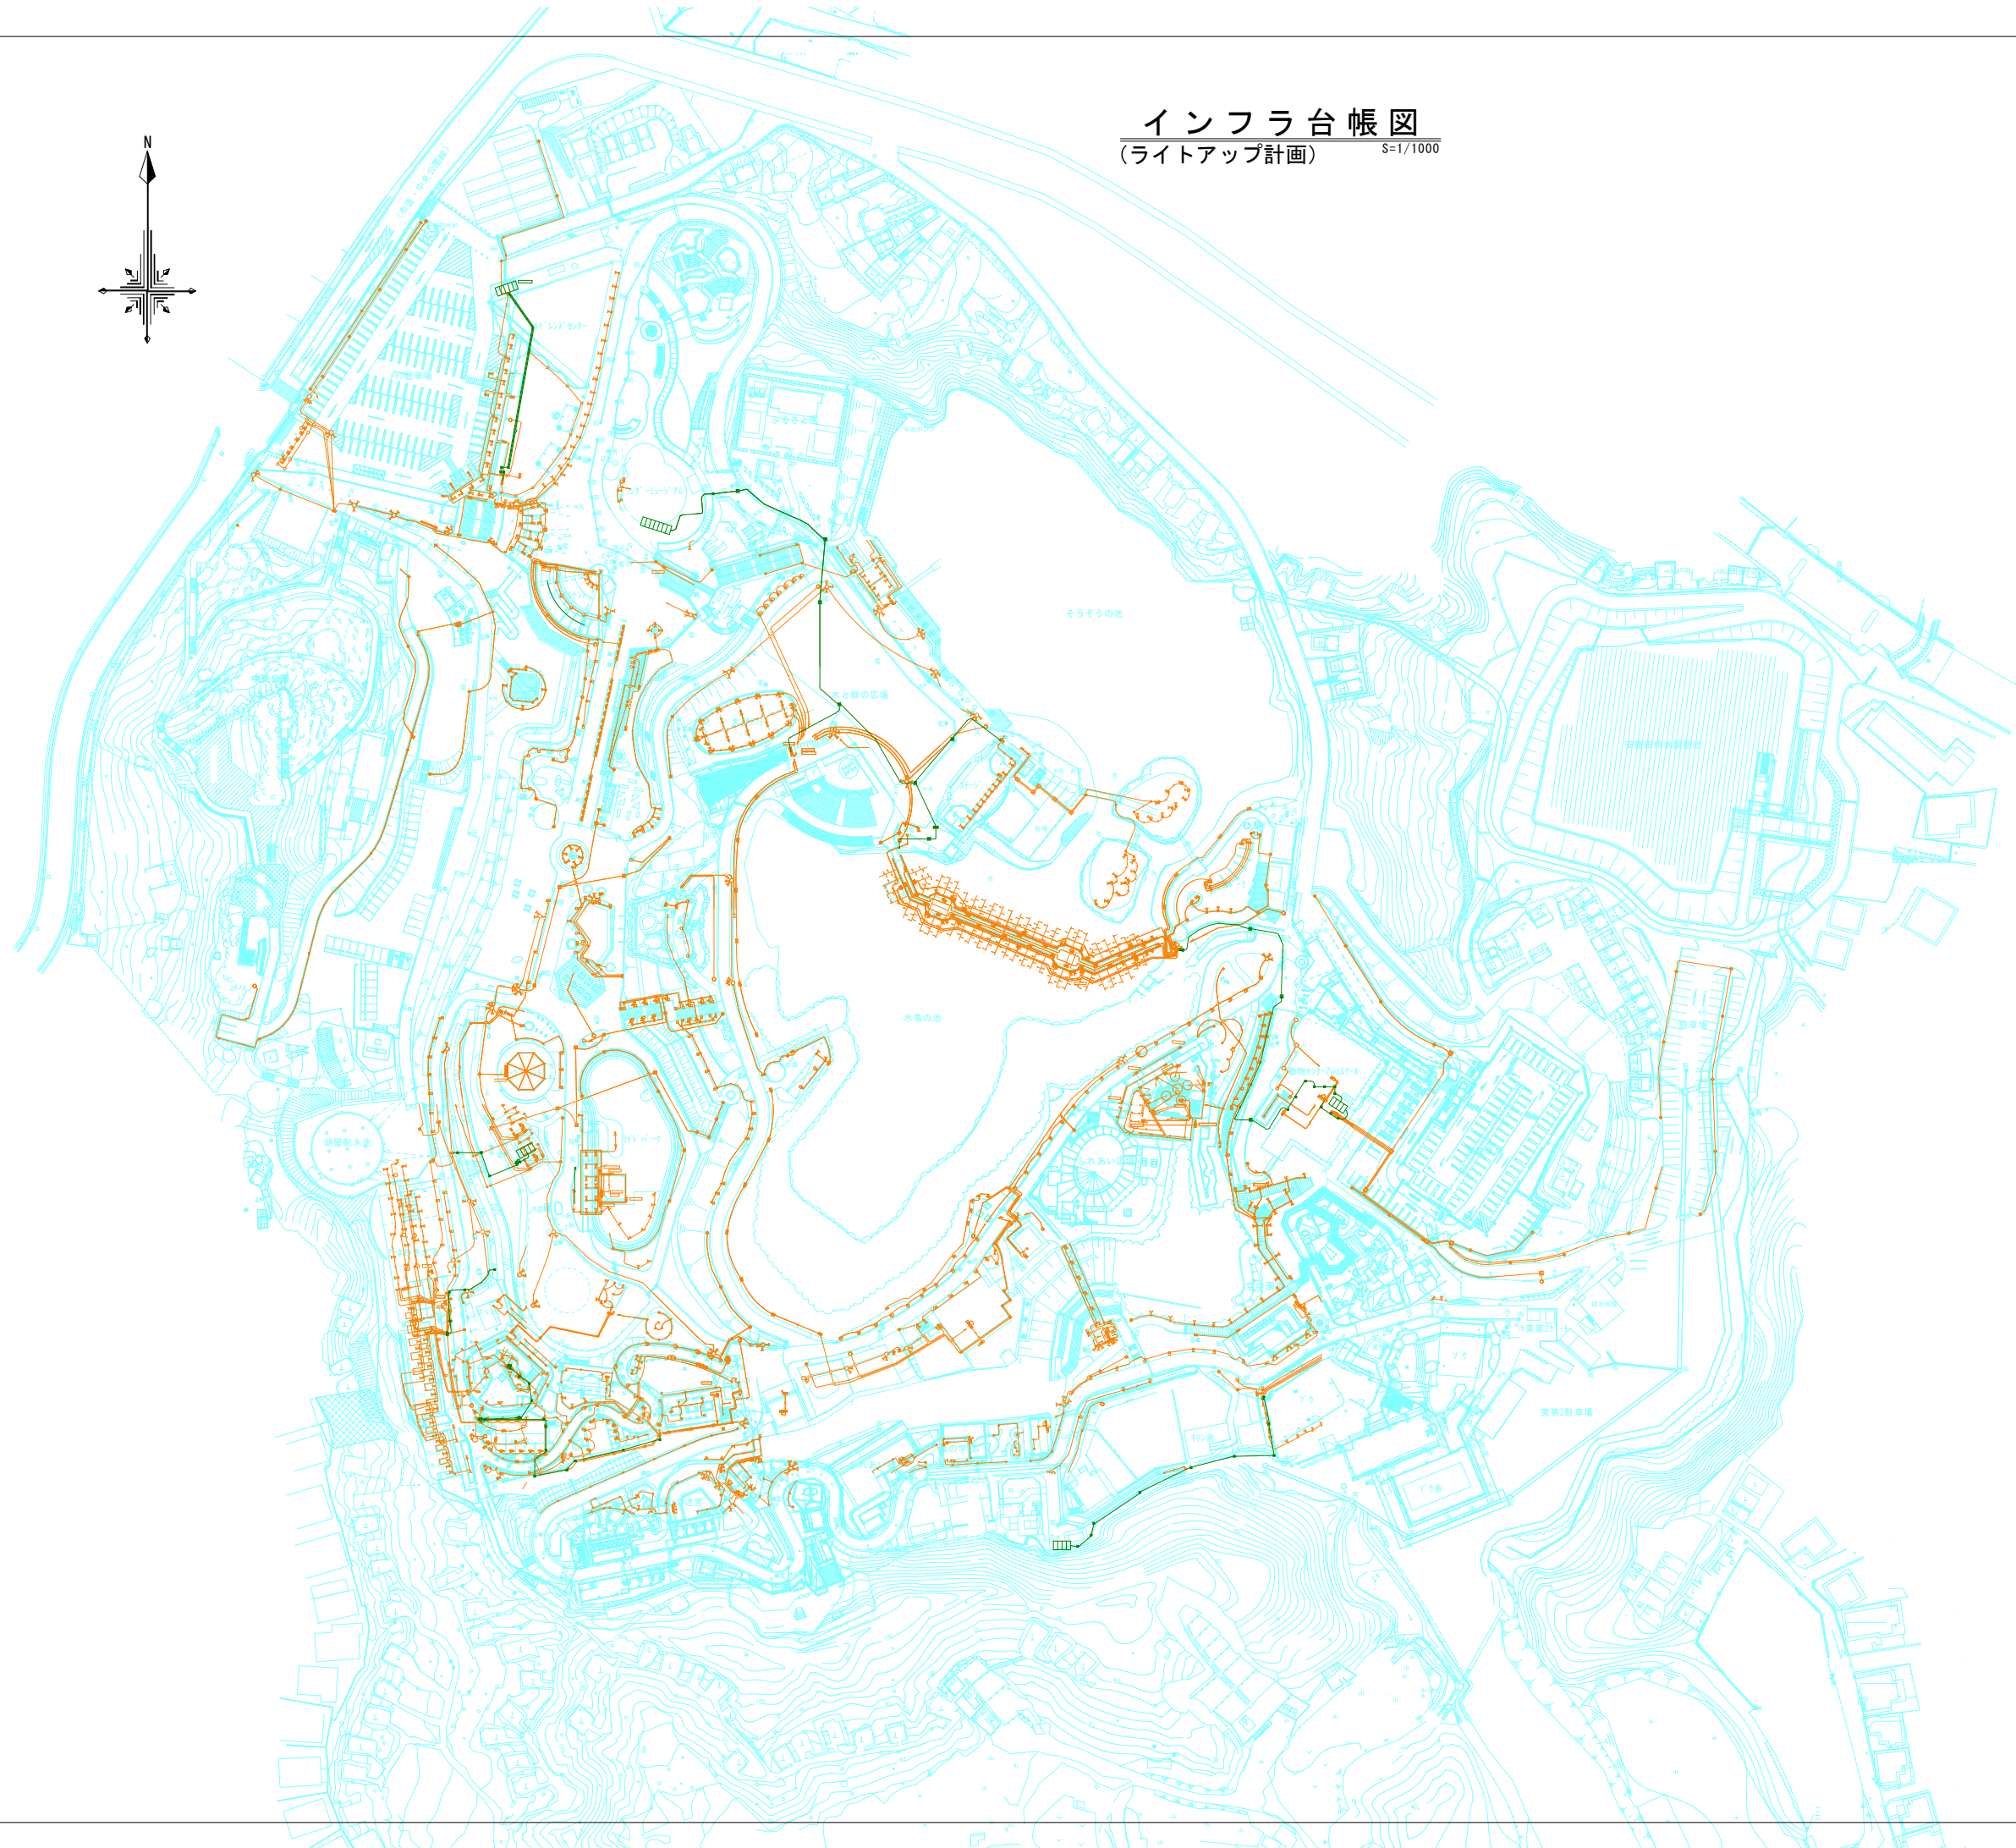

〈凡例〉

— 配線 (ライトアップ計画)	— 配線 (幹線動力)
■ 電灯分電盤	■ フルボックス
■ 電源ユニット	■ ハンドホール
■ スプレッドシート	■ CLユニット収納箱
■ 照明制御ユニット	○ Wi-Fi アンテナ

業務名	令和4年度 こどもの国公園施設 長寿命化計画策定業務
位置	こどもの国公園 (沖縄市胡屋五丁目7番1号)
図面の種類	インフラ台帳図 (ライトアップ計画)
縮尺	S=1/1000 図面番号
業務年度	令和4年度
事業者名	沖縄市役所企画部プロジェクト推進室