










既設 弱電設備系統図 S=N/S

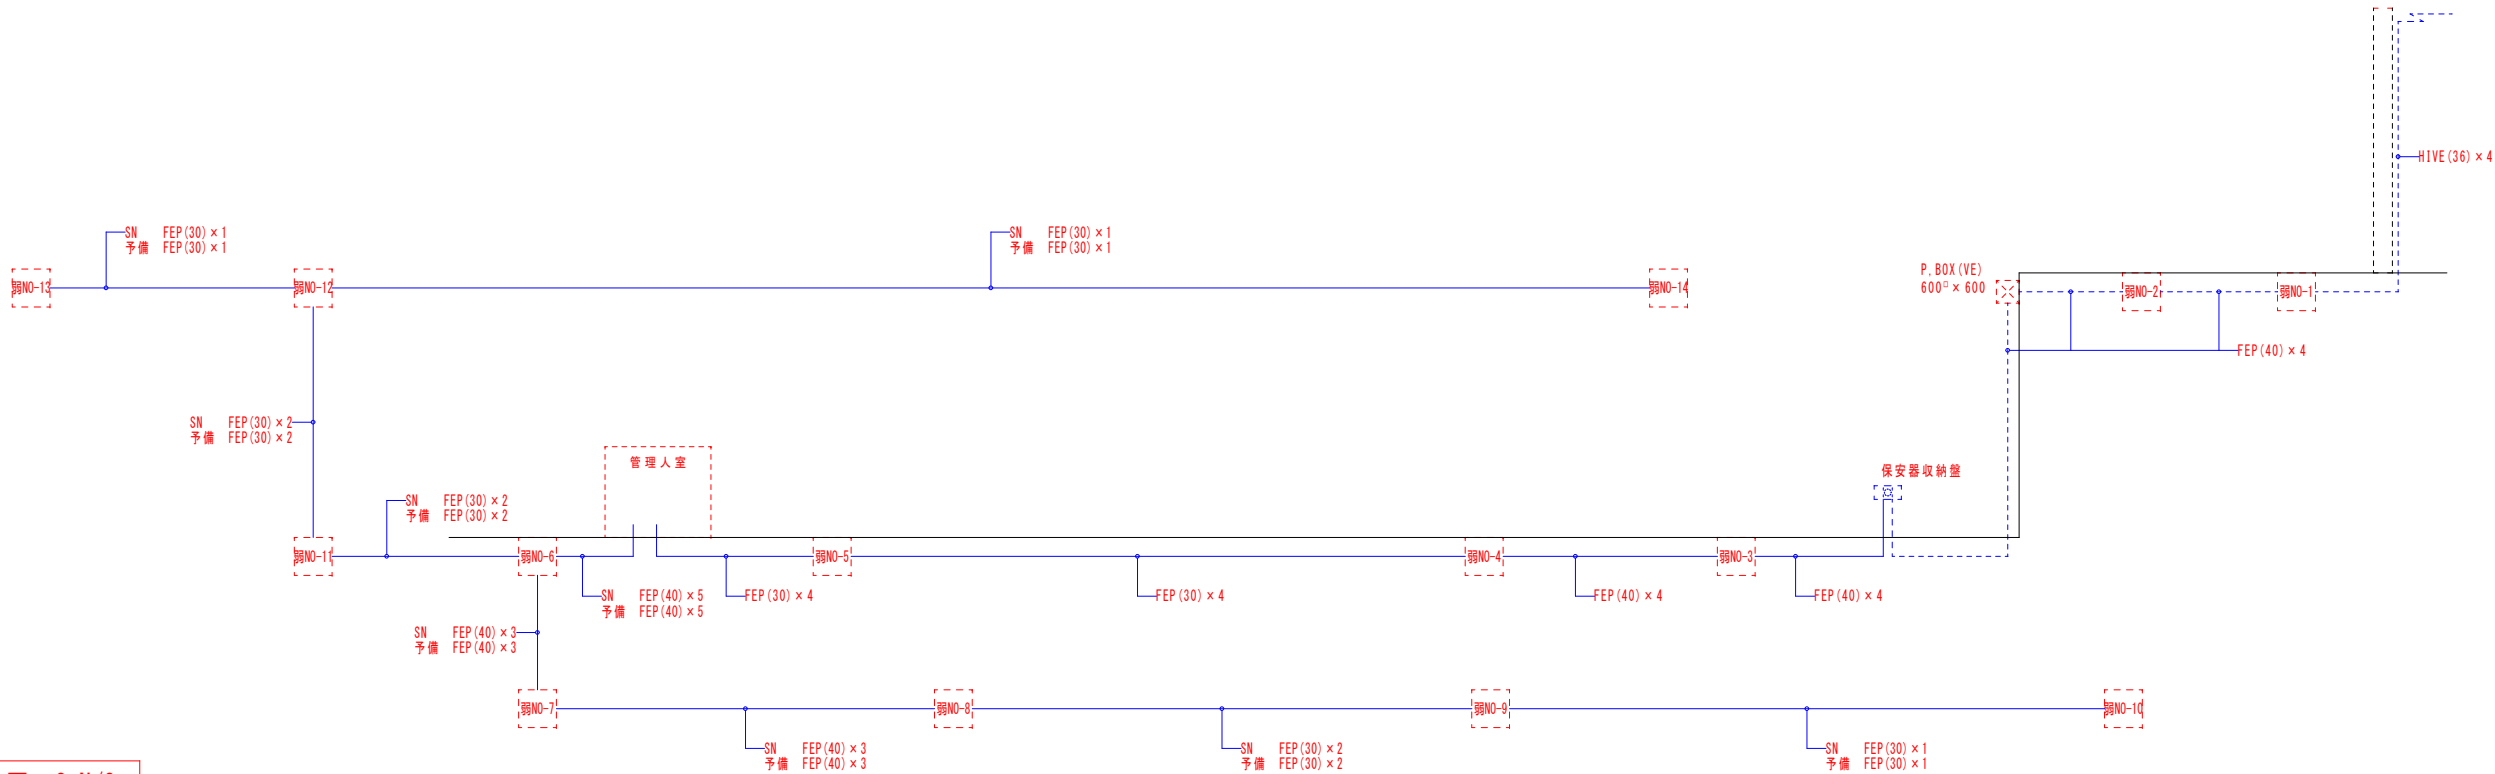

弱電設備系統図 S=N/S

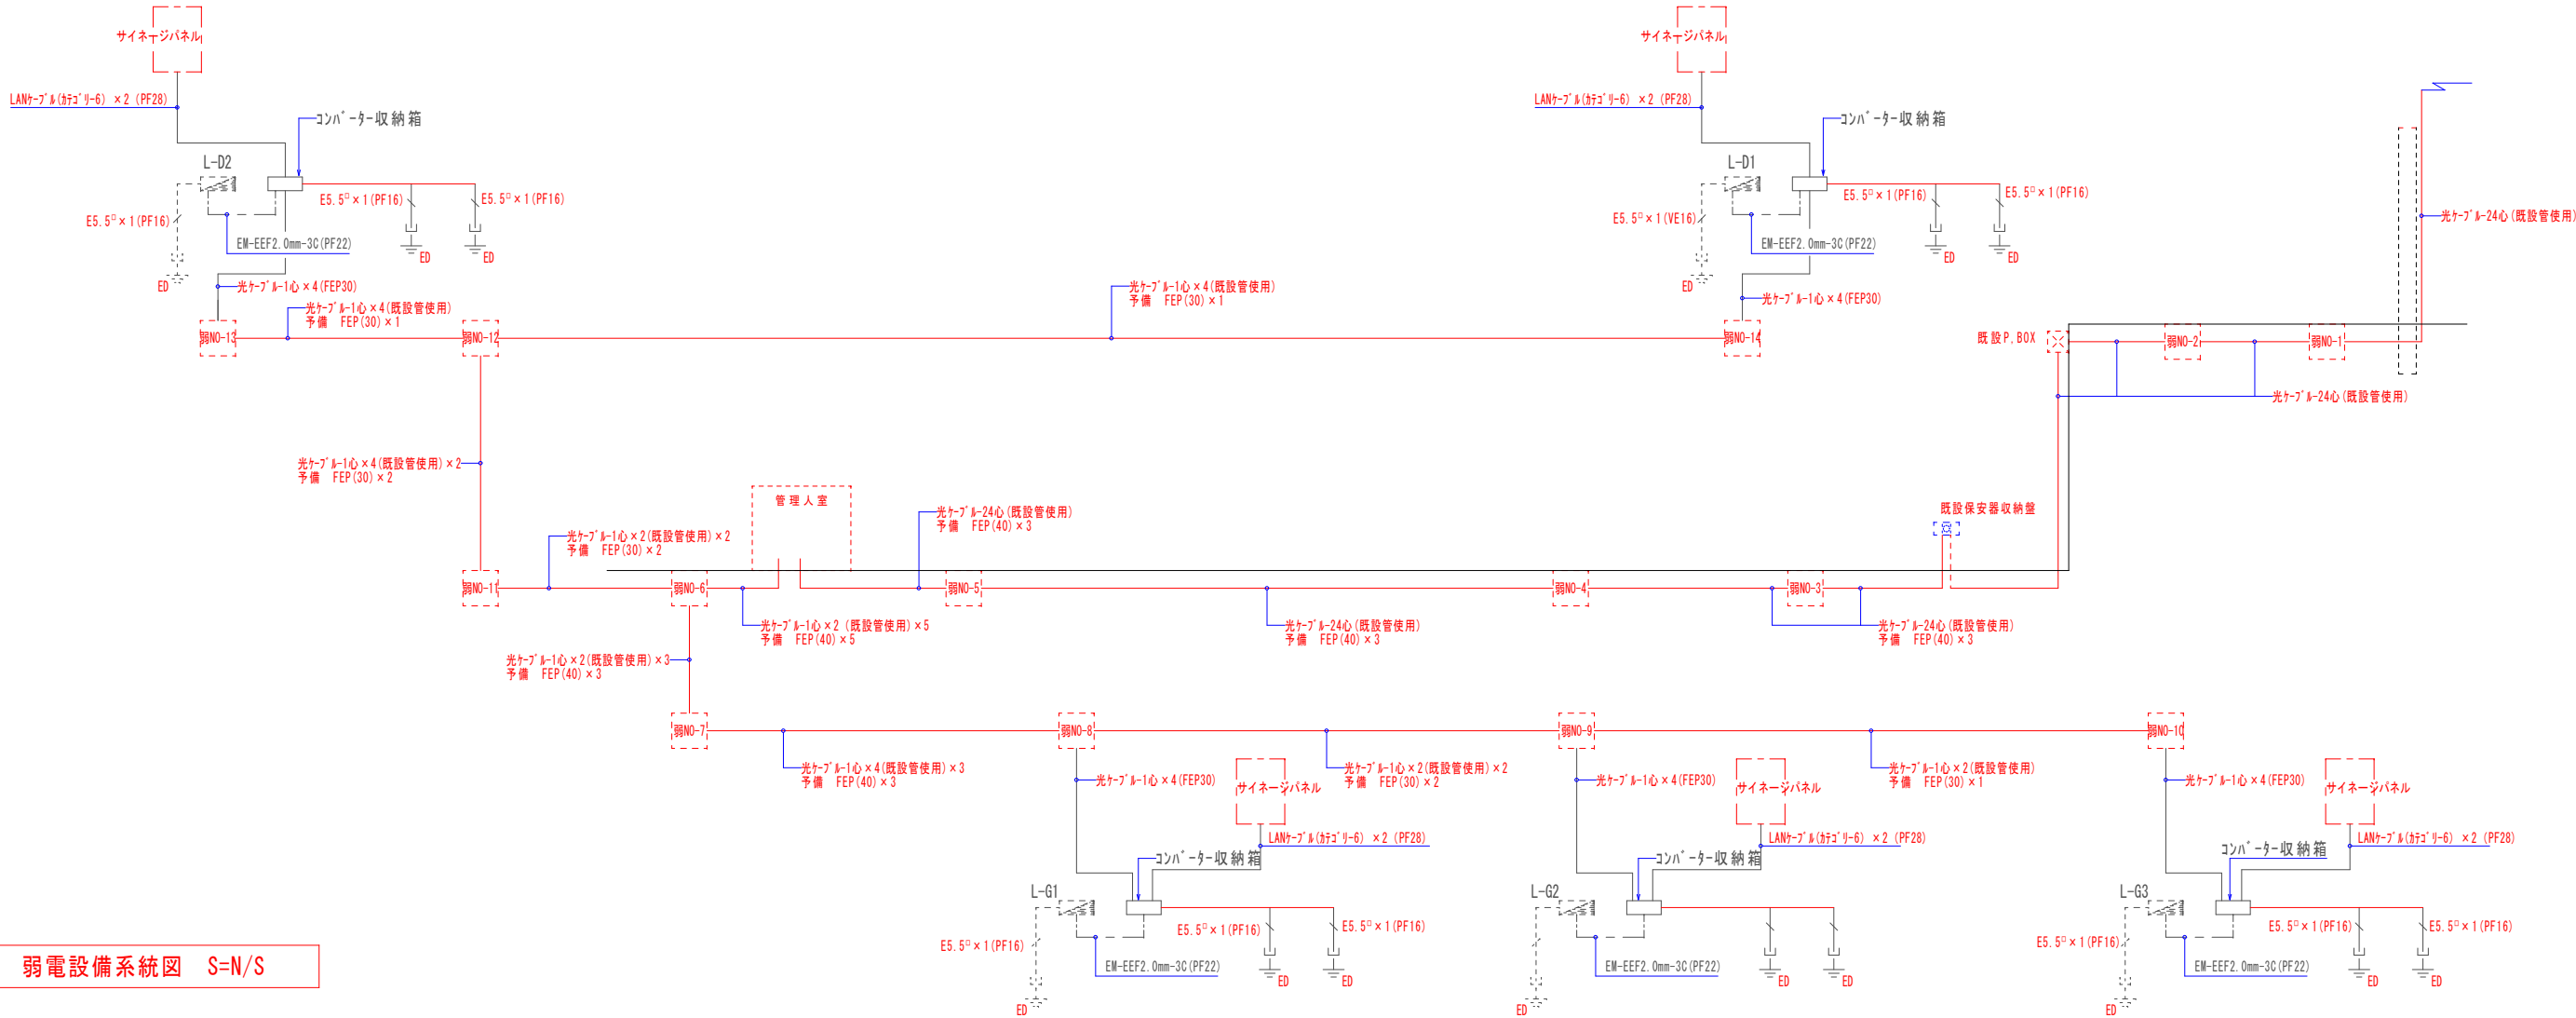

注) 設計変更の際は建築士法 19 条によること	製図	工事名称	図面名称	縮 尺	図面番号		
記事		駐車場屋外ビジョン整備工事				S=N/S (A1) S=N/S (A3)	E - 0 7
		工事場所				弱電設備系統図	
		沖縄市山内一丁目地内					2024年 3月 15日

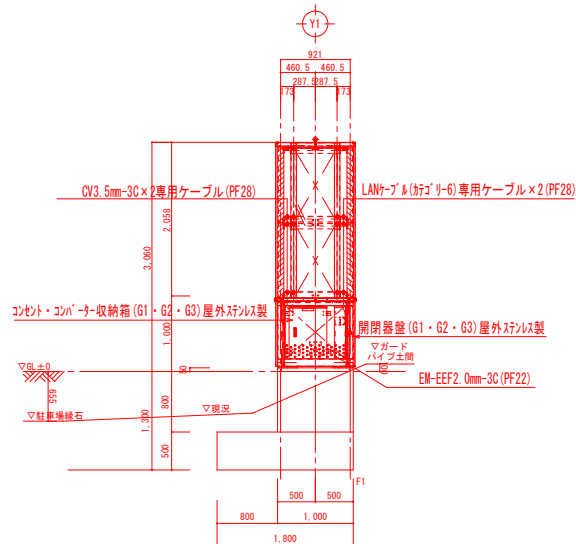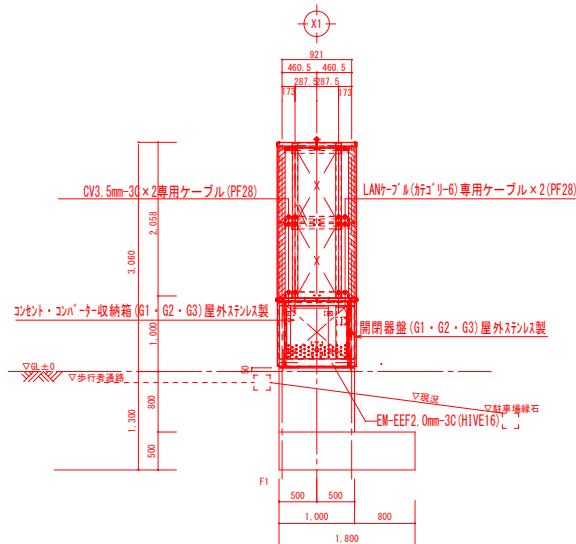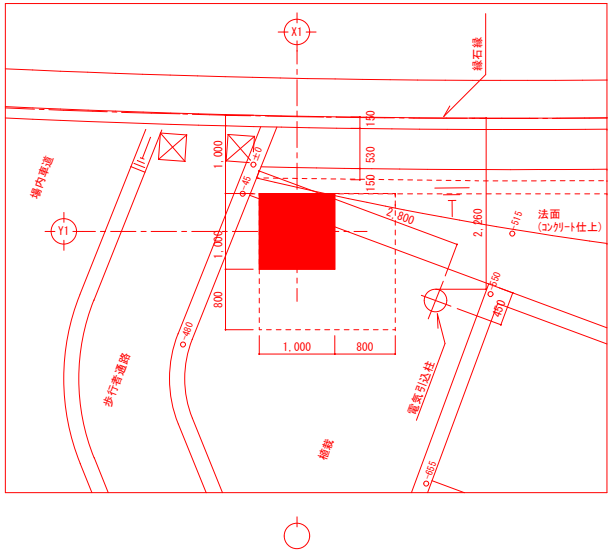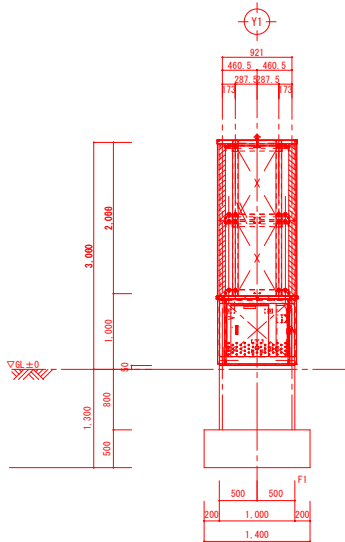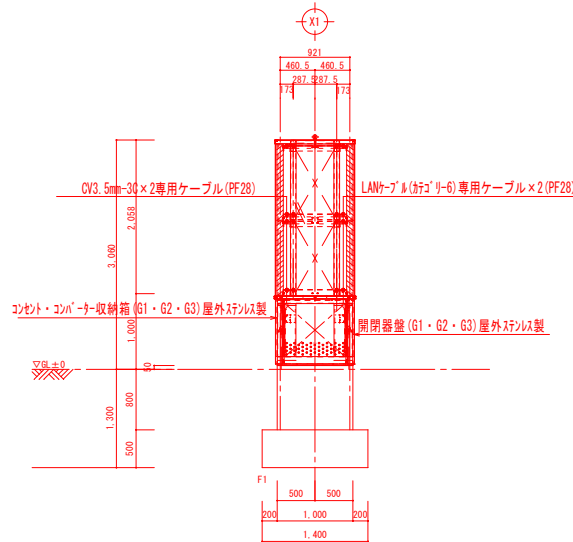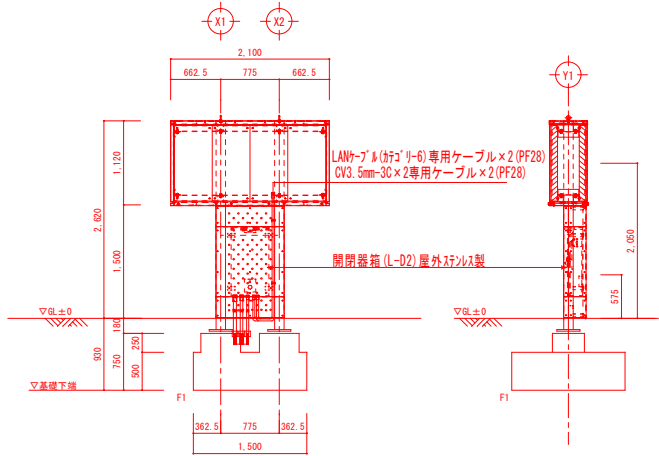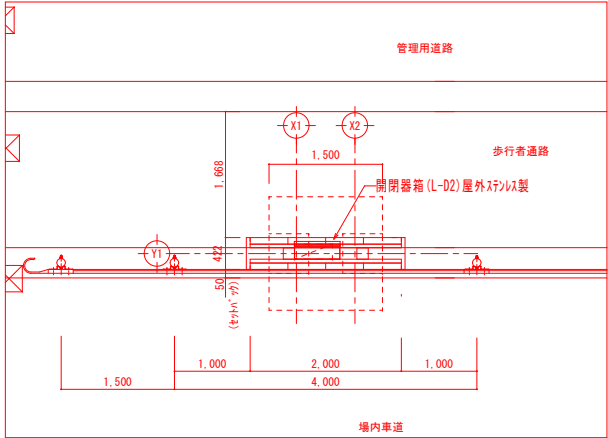

注) 設計変更の際は建築士法19条によること
記事

製図	工事名称 駐車場屋外ビジョン整備工事
検図	工事場所 沖縄市山内一丁目地内

図面名称	縮尺	図面番号
盤取付要領図	S=1:50 (A1) S=1:100 (A3)	E-09
		2024年 3月 15日

