


3階平面図 S=470.67m²

沖縄市男女共同参画センター

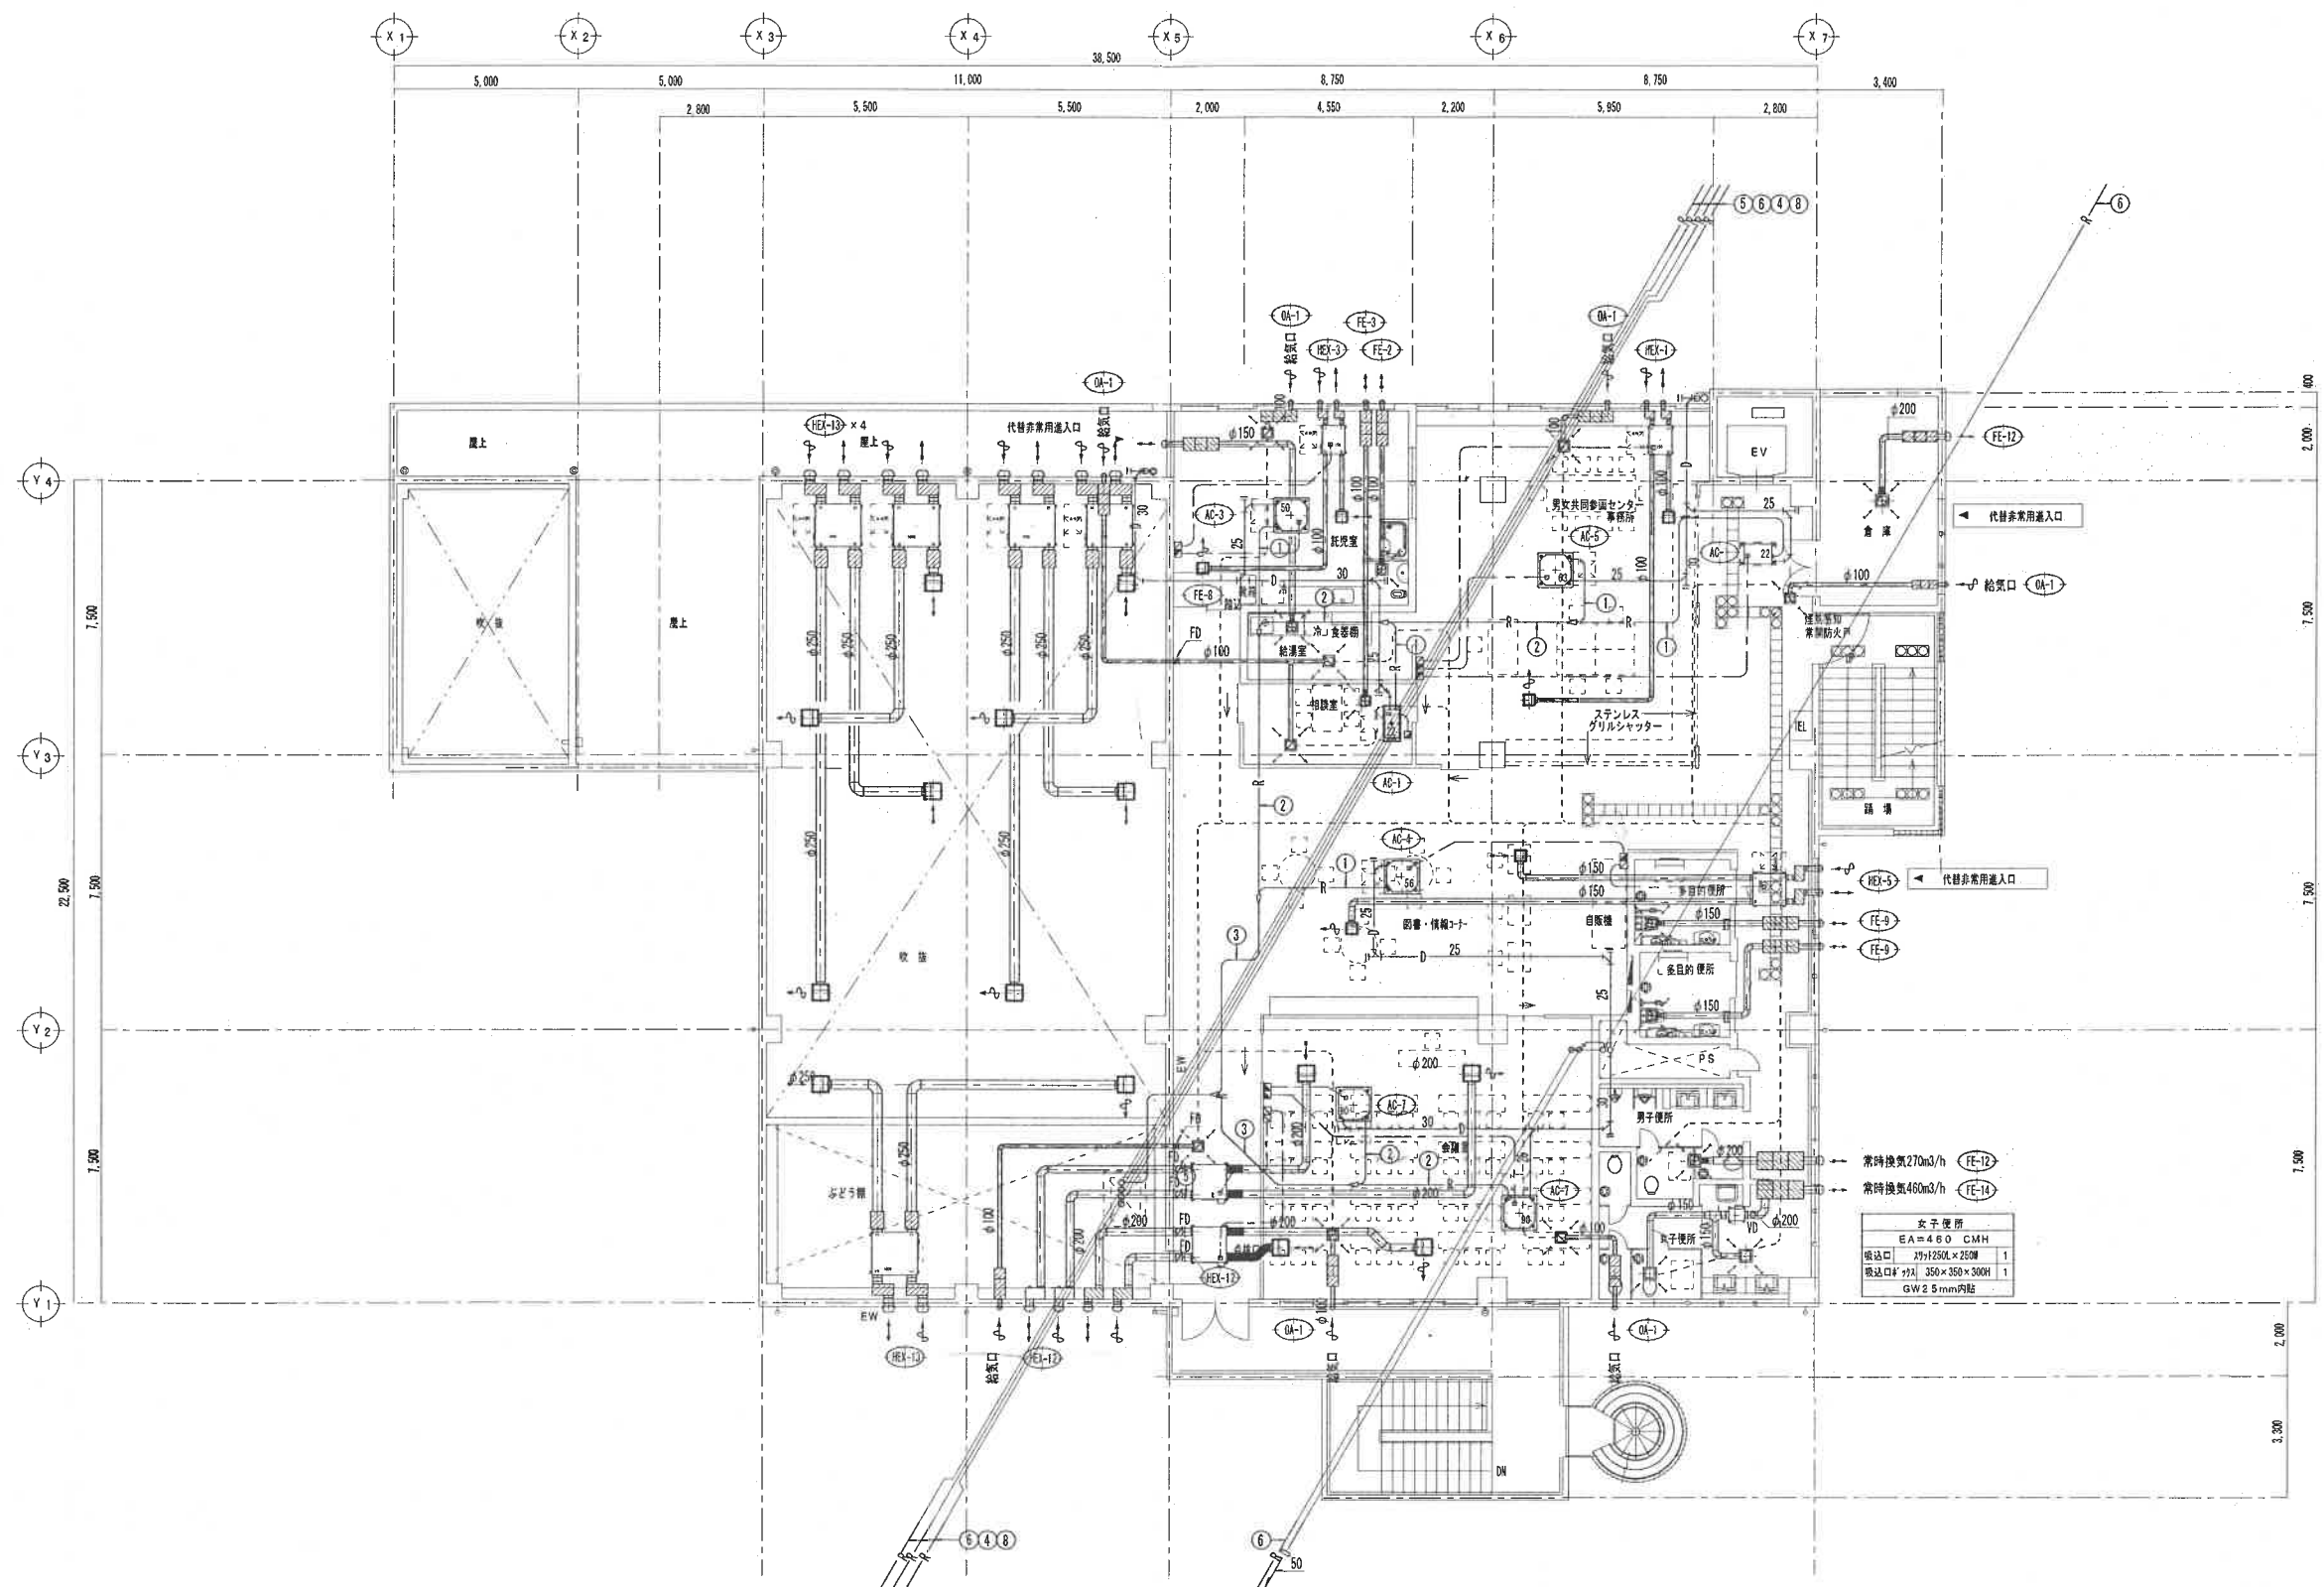

3階 空調・換気設備 平面図 S=1/100

(有) 東部水道工社・(有) 共栄水道工社
特定建設工事共同企業体

承認 検図 設計
縮尺 S=1/100
設計年月日

工事名称 社会福祉センター・男女共同参画センター建設工事(機械設備工事)
図面名称 3階 空調・換気設備 平面図